


排水平面図（雨水-2） S=1:250

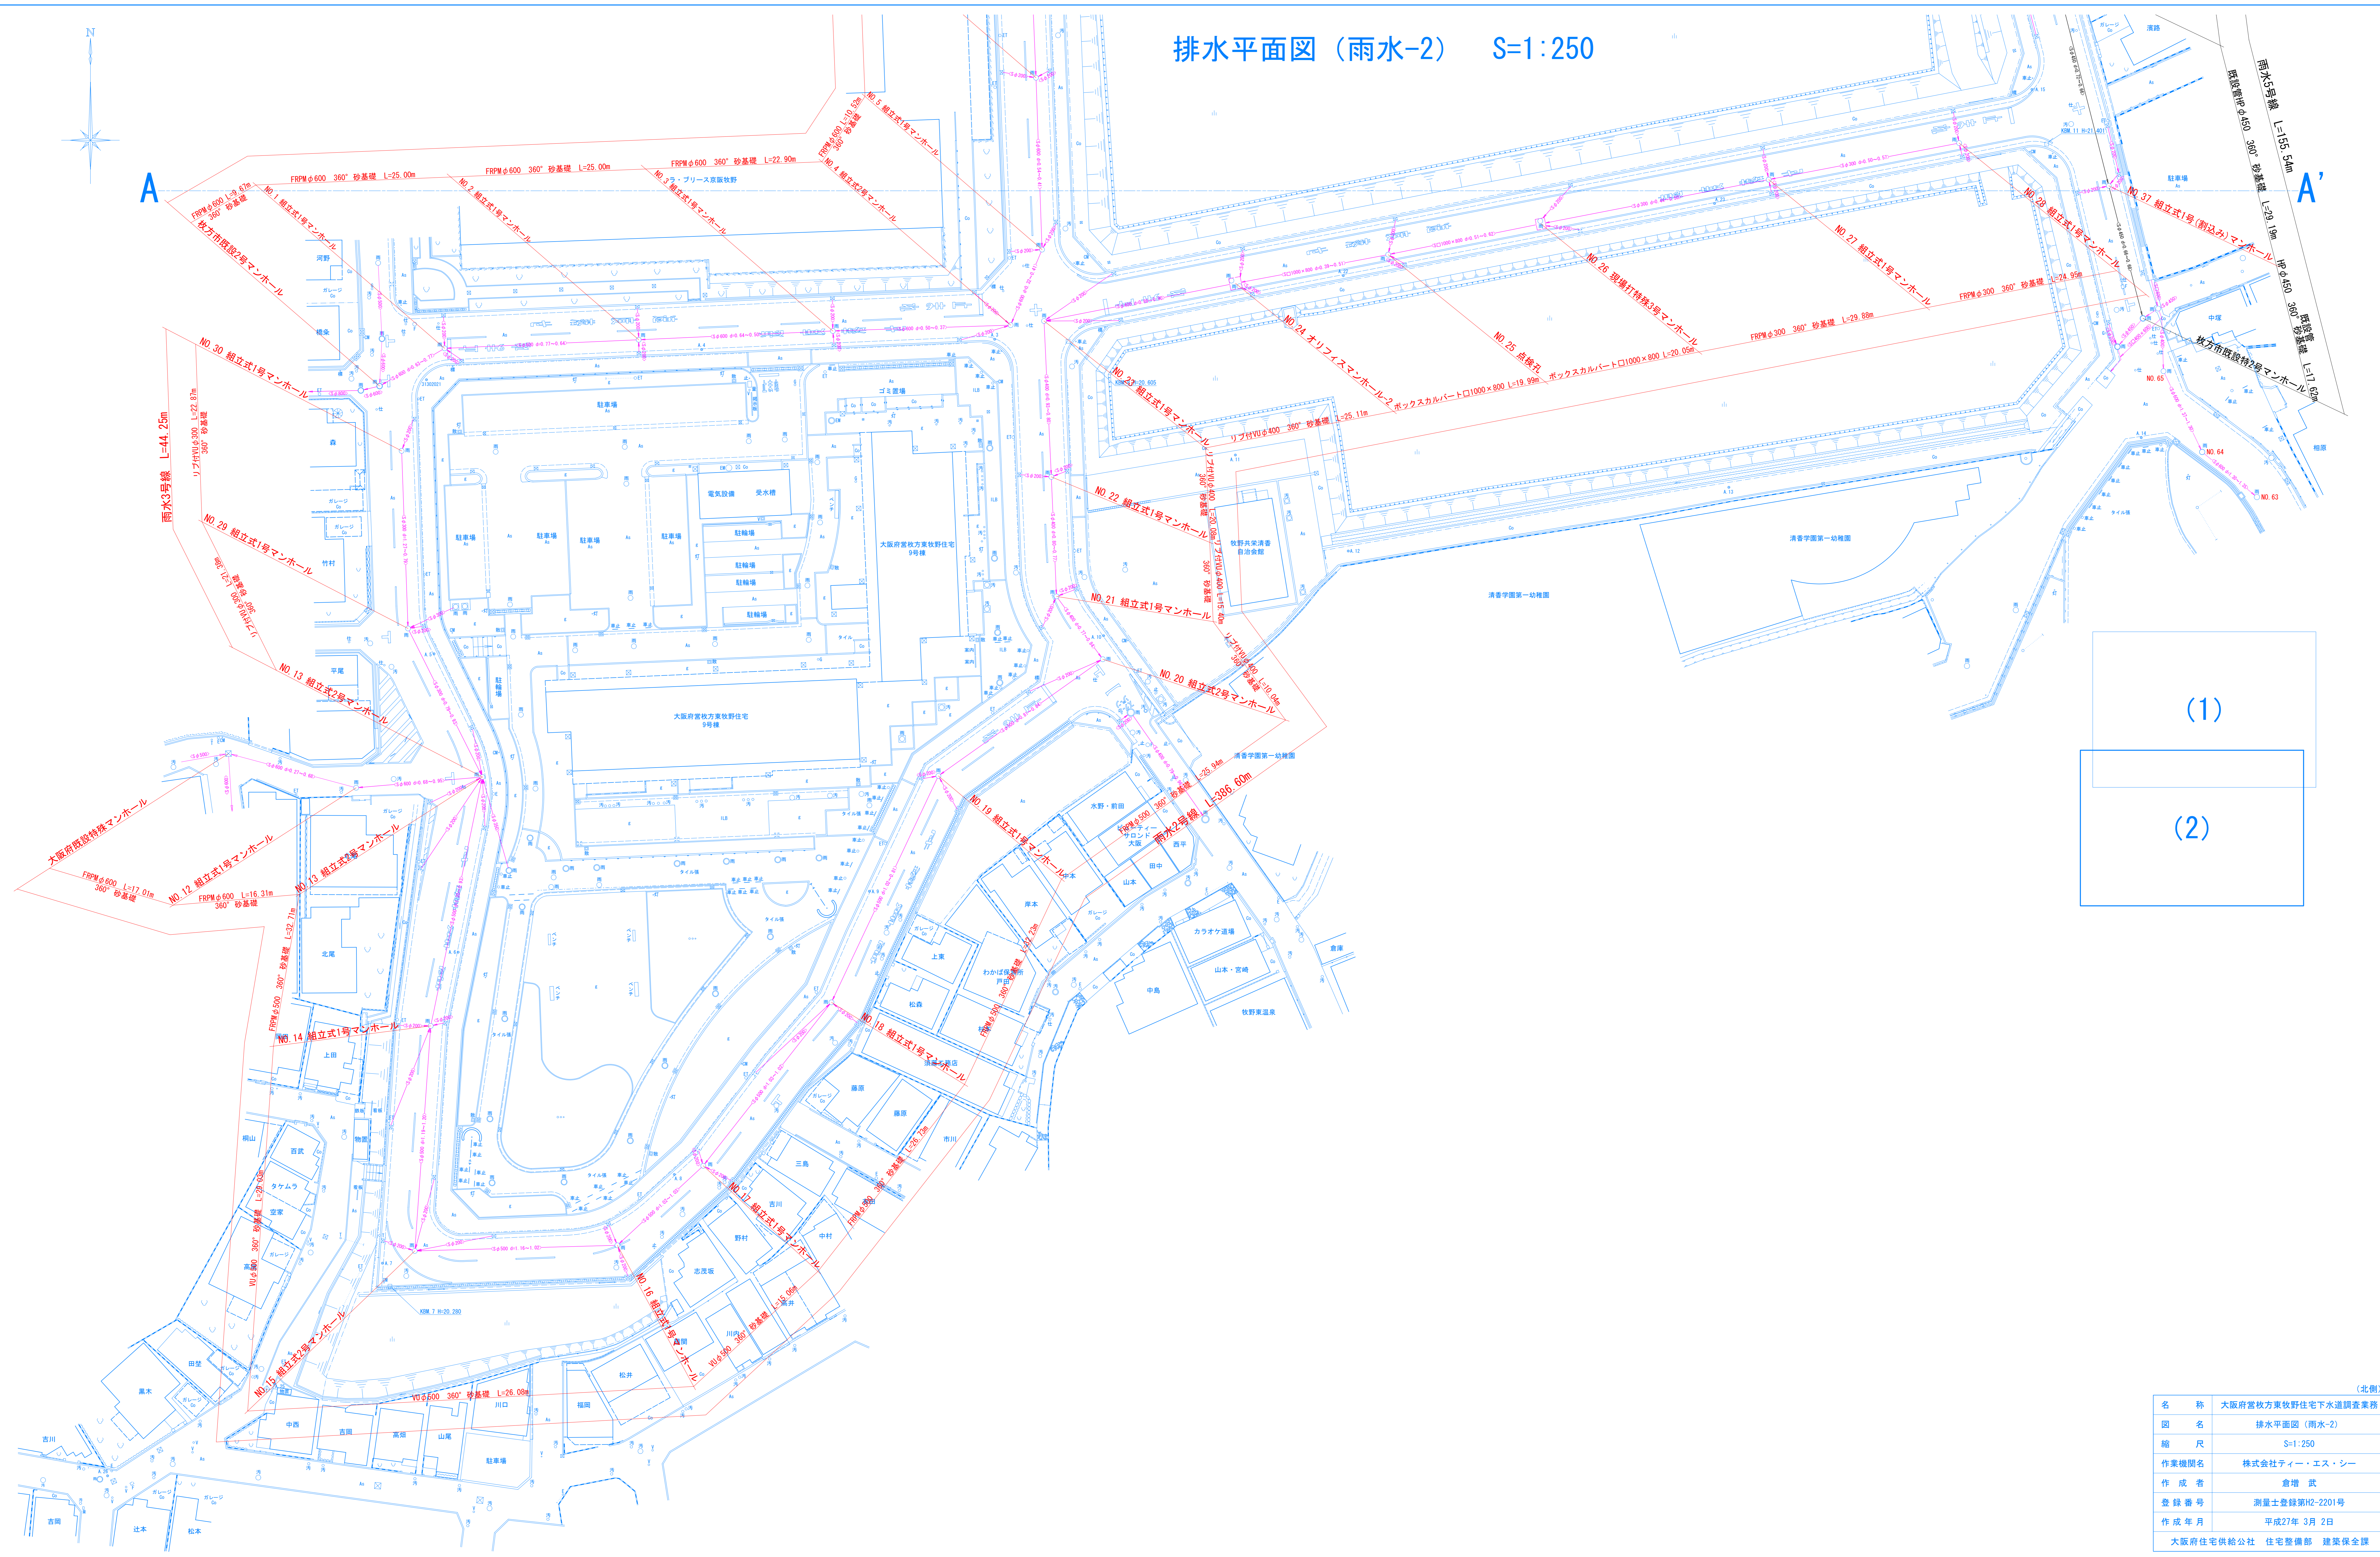

名称	大阪府宮城方東牧野住宅下水道調査業務
図名	排水平面図（雨水-2）
縮尺	S=1:250
作業機関名	株式会社ティー・エス・シー
作成者	倉増 武
登録番号	測量士登録第H2-2201号
作成年月	平成27年 3月 2日
大阪府住宅供給公社 住宅整備部 建築保全課	